


01 DETALHE DRENAGEM - SALA 08
ESCALA: 1/30



02 DETALHE DRENAGEM - SALA 07
ESCALA: 1/30

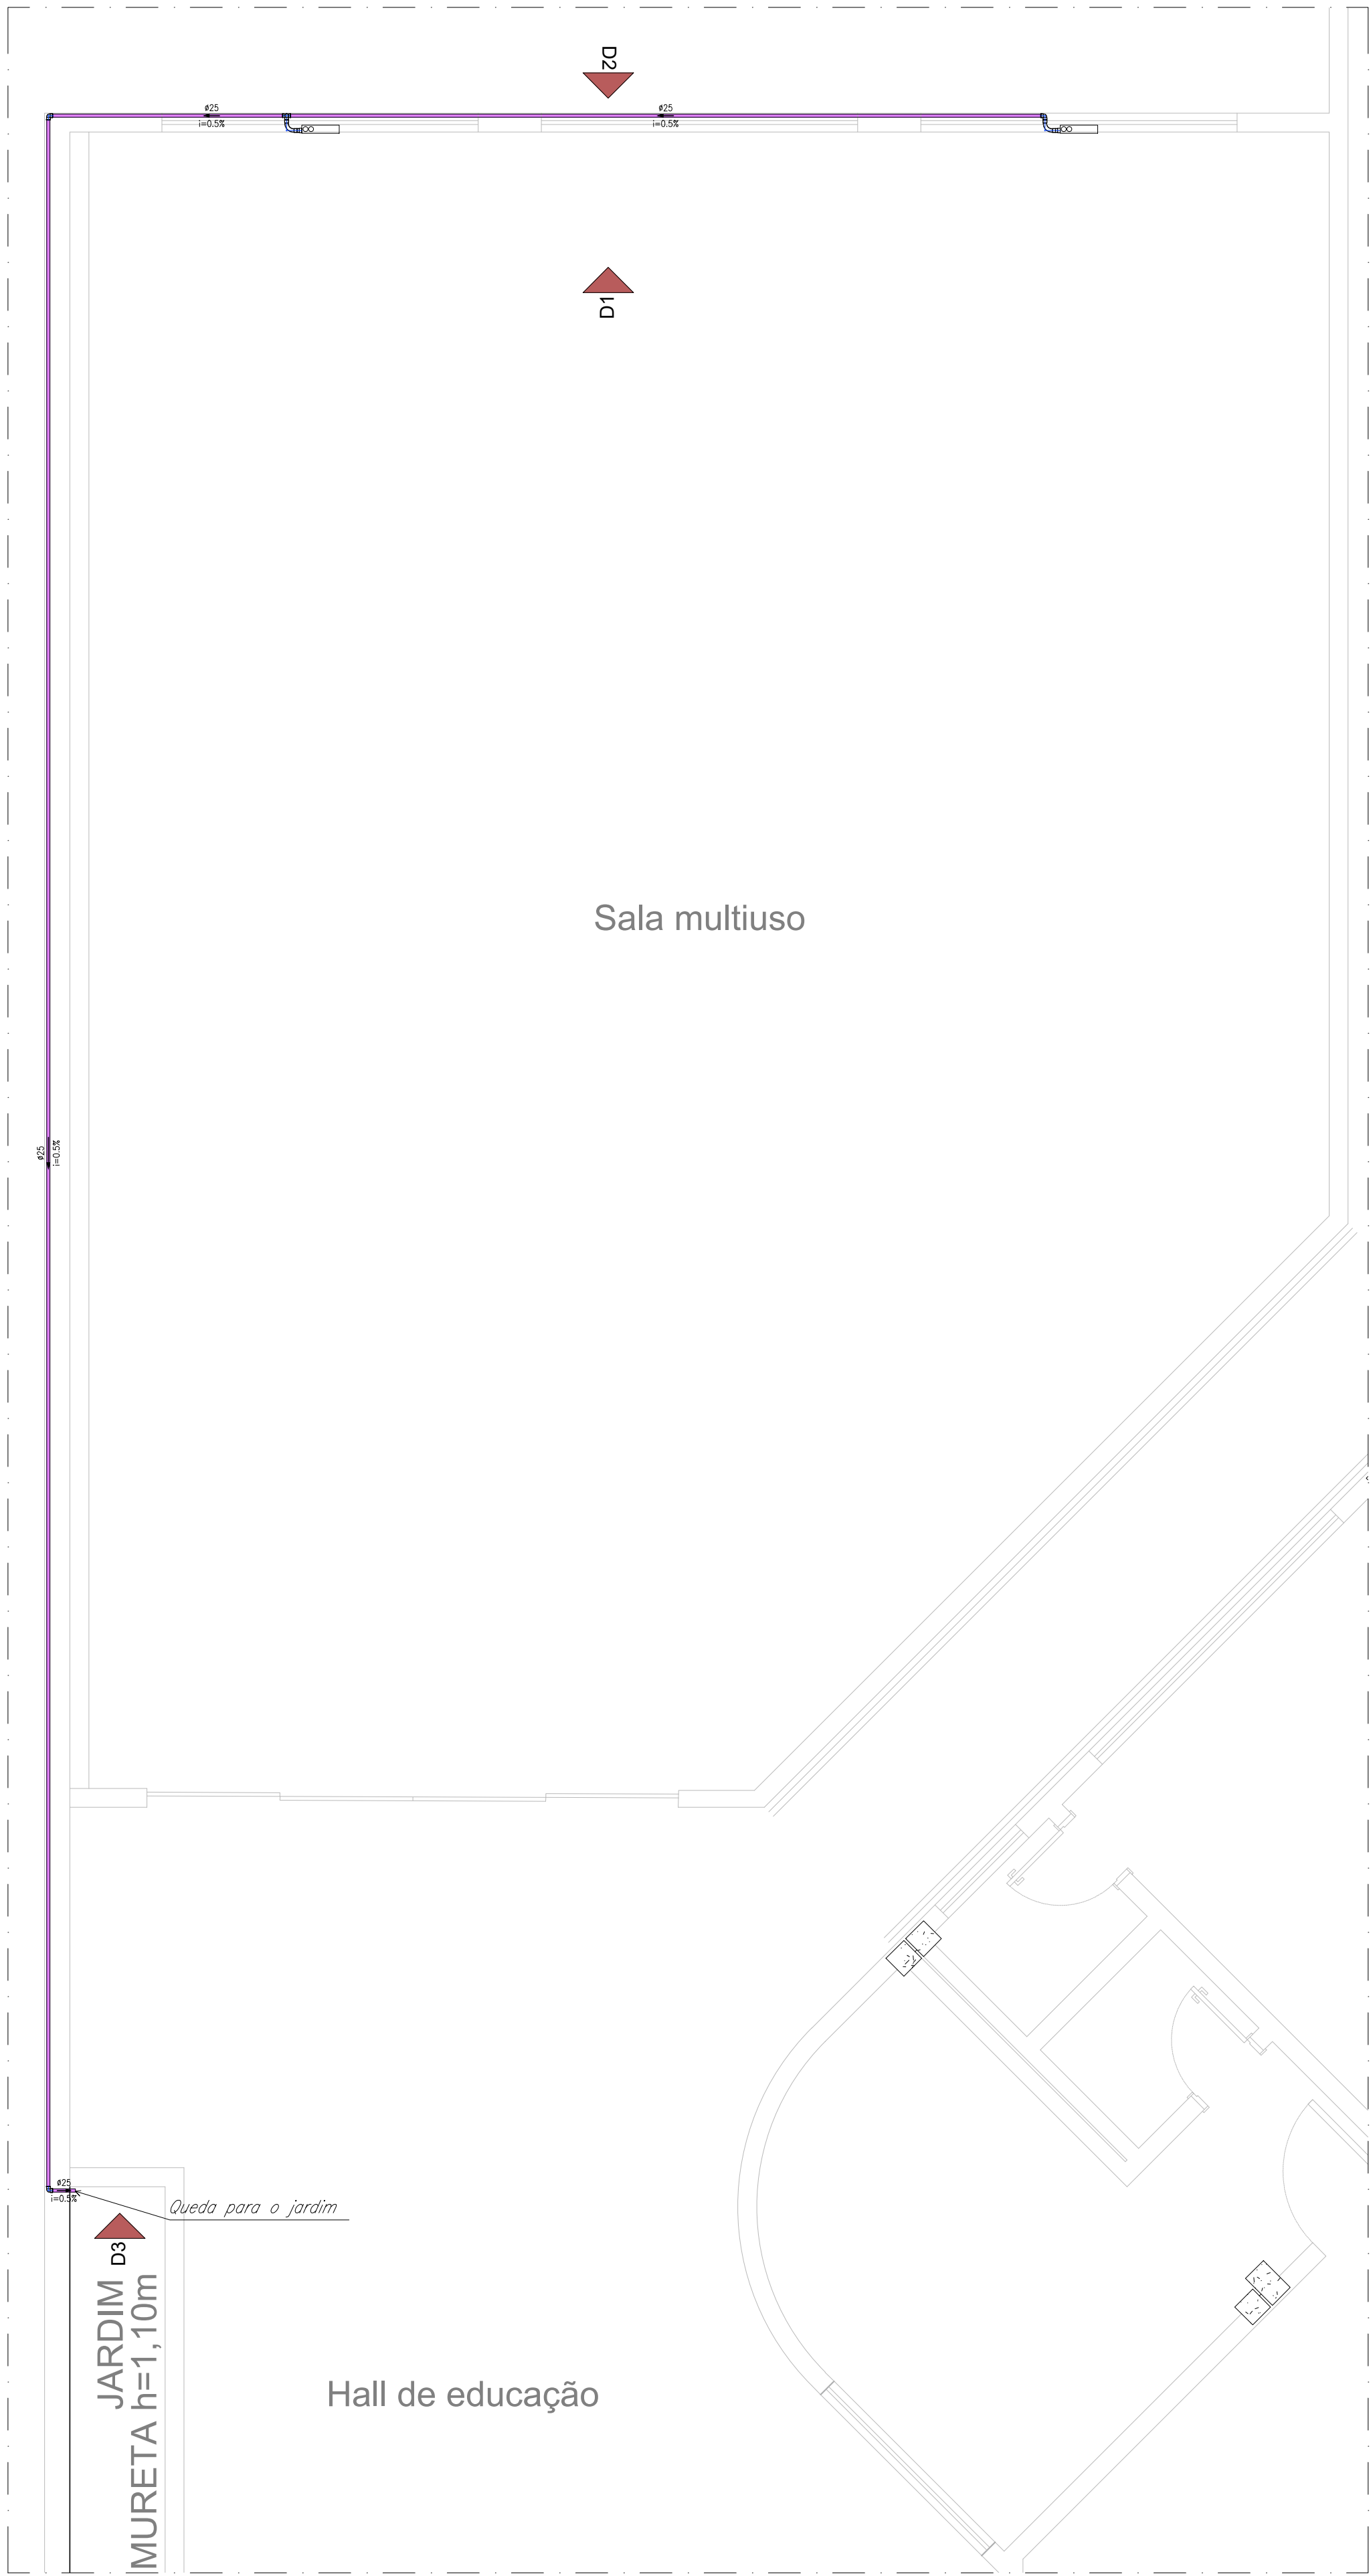

03 DETALHE DRENAGEM - SALA MULTIUSO
ESCALA: 1/30

DRENOS PARA AR

SESC - CENTRO DE ATIVIDADES

QUADRA 502 NORTE, AVENIDA LO 16, 21 - PLANO DIRETOR NORTE, PALMAS-TO

CONTEÚDO DA FRANCHA:

BLOCO DE EDUCAÇÃO

PLANTA BAIXA
DETALHAMENTO DAS TUBULAÇÕES
LEGENDAS
LISTA DE MATERIAIS

QUADRO DE ÁREAS:

VER PROJETO DE ARQUITETURA

APROVAÇÕES:



PROPRIETÁRIO:

SERVIÇO SOCIAL DO COMÉRCIO - SESC - ADMINISTRAÇÃO REGIONAL NO ESTADO DO TOCANTINS
CNPJ: 03.778.012/0001-54

AUTOR DO PROJETO:

S C ARQUITETURA E CONSULTORIA LTDA.
ARG. URB. SILENO M. CAMARGO - CAU-A22573-8

ESCALA:

INDICADA

DATA:

SETEMBRO - 2024

FRANCHA:

1/3

DESENHO:

63 3212 1008

MUNICÍPIO:

PALMAS

UF:

TO